


PIANTA PIANO TERRA - SALA RISTORANTE E CUCINA

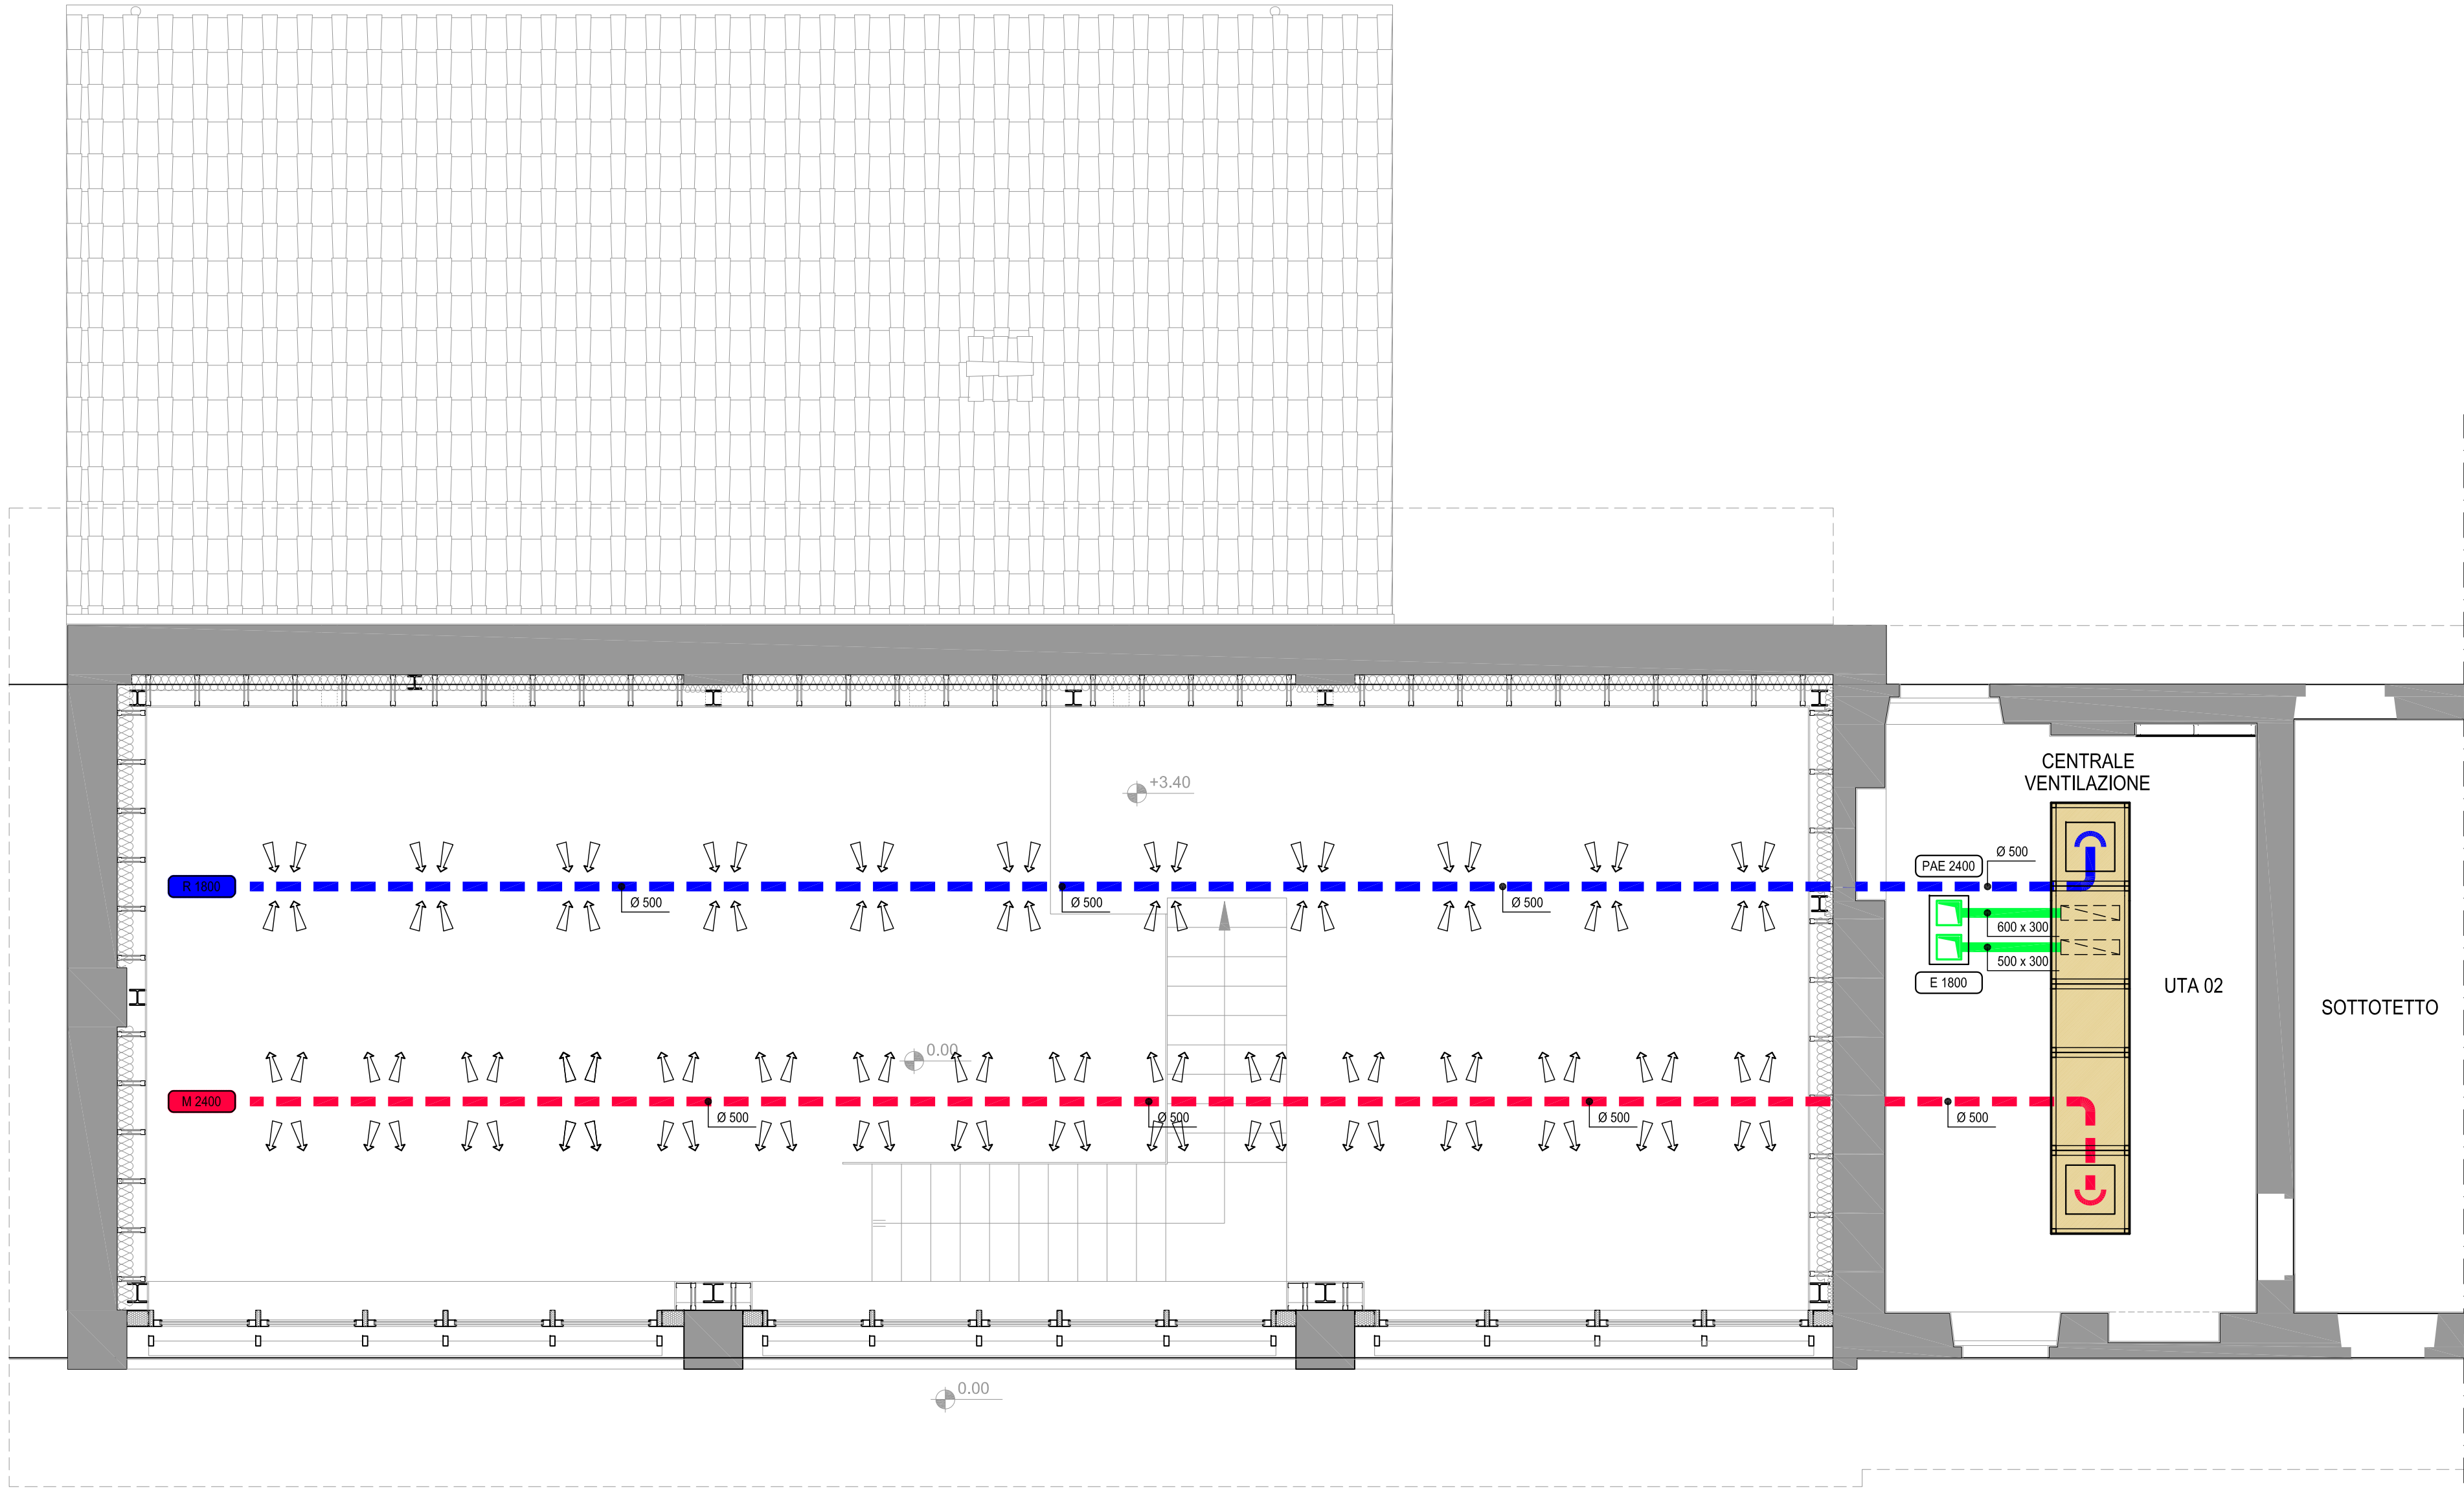

PIANTA PIANO PRIMO / SOTTOTETTO - SALA RISTORANTE

LEGENDA	
UTA 01	UNITA' DI TRATTAMENTO ARIA PER TERMOVENTILAZIONE CUCINA. COMPLETA DI BATTERIA DI RECUPERO CALORE. PORTATA ARIA 1.850 m³/h
VE 01	VENTILATORE PER ESTRAZIONE ARIA CAPPA CUCINA. COMPLETO DI FILTRI E BATTERIA DI RECUPERO CALORE. PORTATA ARIA 350 m³/h
VE 02	VENTILATORE PER ESTRAZIONE ARIA LOCALI DI SERVIZIO CUCINA. PORTATA ARIA 350 m³/h
VE 03	VENTILATORE PER ESTRAZIONE ARIA SERVIZI KOENIGI E BAR. PORTATA ARIA 350 m³/h
UTA 02	UNITA' DI TRATTAMENTO ARIA PER TERMOVENTILAZIONE SALA RISTORANTE. COMPLETA DI RECUPERATORE DI CALORE A FLUSSI INCROCIATI. - PORTATA ARIA MANDATA 2.400 m³/h - PORTATA ARIA RIPRESA 1.800 m³/h
	DIFUSORE A DISCO REGOLABILE. IN ALLUMINIO VERNICIATO BIANCO. L'INDICE RIPORTA LE CARATTERISTICHE
	VALVOLA DI VENTILAZIONE REGOLABILE DI RIPRESA ARIA. IN POLIPROPILENE BIANCO. L'INDICE RIPORTA LE CARATTERISTICHE
	INDICAZIONE CARATTERISTICHE TERMINALI ARIA: X= VA MANDATA; R= RIPRESA; T= TRANSITO; E= ESTRAZIONE; PAE= PRESA ARIA ESTERNA; Y= PORTATA ARIA IN m³/h
	CONDOTTO FLESSIBILE IN PVC CON ANIMA DI ACCIAIO ARMONICO. COMPLETO DI FASCETTE
	CONDOTTA DI DISTRIBUZIONE ARIA A SEZIONE QUADRANGOLARE. IN ACCIAIO INOX
	CONDOTTA DI ESTRAZIONE ARIA A SEZIONE QUADRANGOLARE. IN ACCIAIO INOX
	CONDOTTA DI DISTRIBUZIONE ARIA A SEZIONE CIRCOLARE. IN LAMIERA VERNICIATA, MICROFORATA
	CONDOTTA ESTRAZIONE ARIA A SEZIONE CIRCOLARE. IN LAMIERA VERNICIATA, MICROFORATA
	CONDOTTA DI DISTRIBUZIONE ED ESTRAZIONE ARIA A SEZIONE QUADRANGOLARE. IN LAMIERA ZINCATO

Regione Piemonte

Comune di Buttiglieria Alta

Fondazione Ordine Mauriziano

PRECETTORIA DI SANT'ANTONIO DI RANVERSO

Restauro e riqualificazione funzionale degli edifici dell'Ospedaletto antoniano

PROGETTO DEFINITIVO / ESECUTIVO

Committente:
Consulta Valorizzazione Beni Artistici e Culturali di Torino
Via Fanti, 17 - 10126 Torino
Tel. 011-7741153 - mail: info@consuladitorino.it

Progettazione architettonica:
Studio Architetto Gianfranco Gritella & Associati
Via Pianezza, 17 - 10149 Torino - Tel. 011-75718225

Progettazione impianti meccanici e elettrici:
PROECO s.r.l.
Via Pigaletta, 3 - 10120 Torino - Tel. 011-591647

Consulenza per energia e acustica:
Onleco s.r.l.
Via Pigaletta, 3 - 10120 Torino - Tel. 011-503954

Tav. FM03 Oggetto: Impianti di ventilazione
Pianta piano terra e piano primo

Scala: 1/50

Data: Novembre 2015

Elaborazione tavola: Proeco s.r.l.
Ing. G. Borfante, Per. Ind. F. Piazzano, Per. Ind. A. Tessari

IL COMMITTENTE	LA SOPRINTENDENZA
IL PROGETTISTA	IL CONSULENTE

Tutti i diritti d'autore sono riservati